

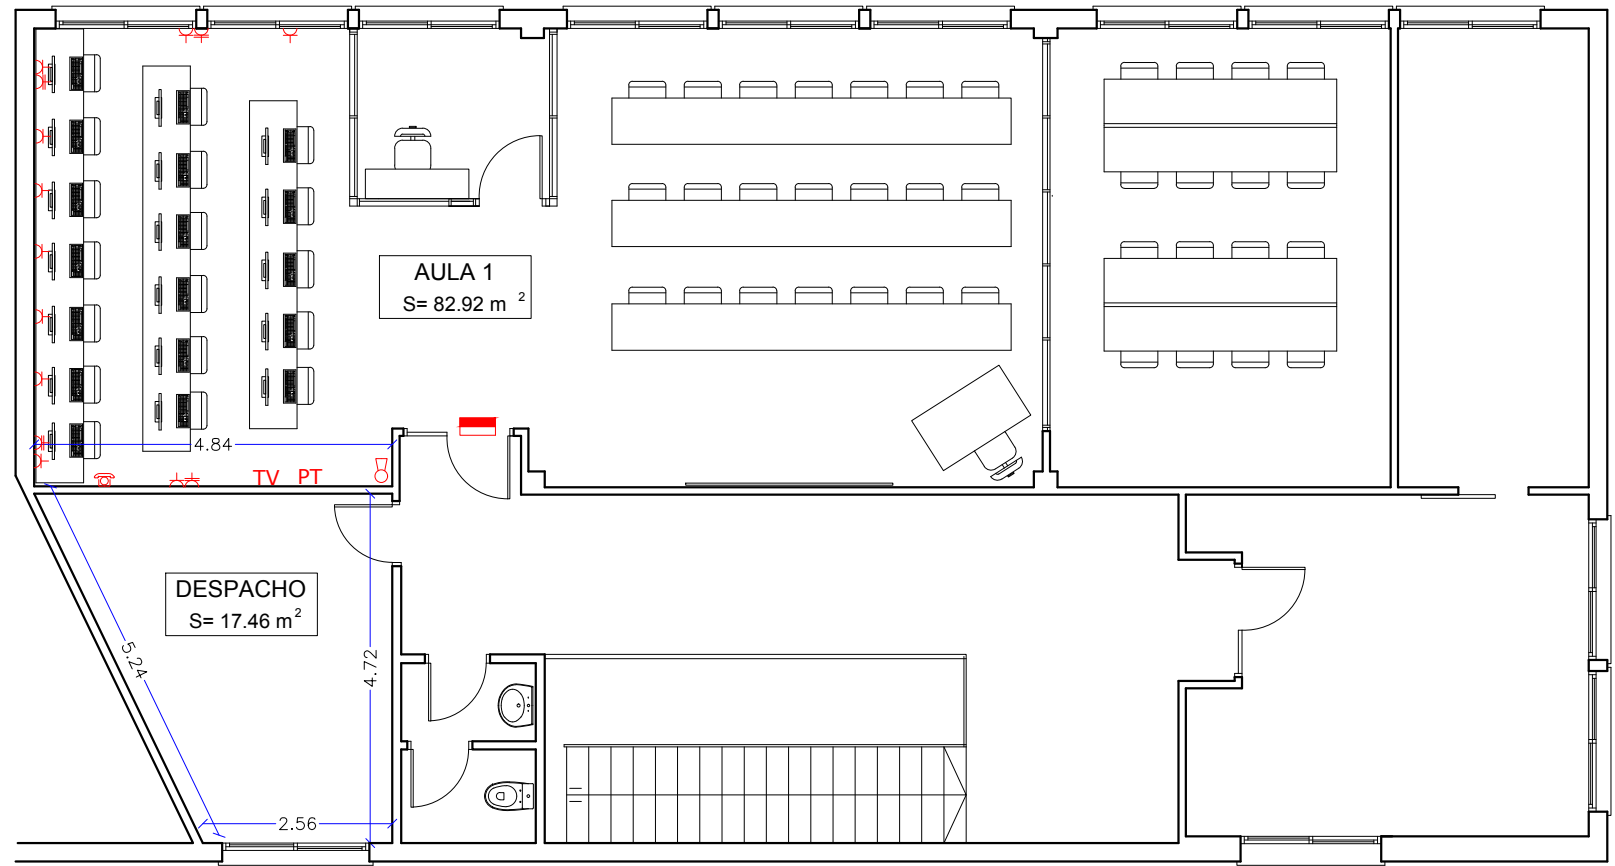


LEYENDA	
	TOMA DE CORRIENTE DE 16 A. 3x2.5mm2
	TOMA DE CORRIENTE DE 25 A.
	TOMA DE TELEFONO.
	LUCES DE EMERGENCIA
	EXTINTOR MANUAL

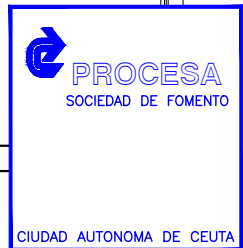

ESTADO REFORMADO

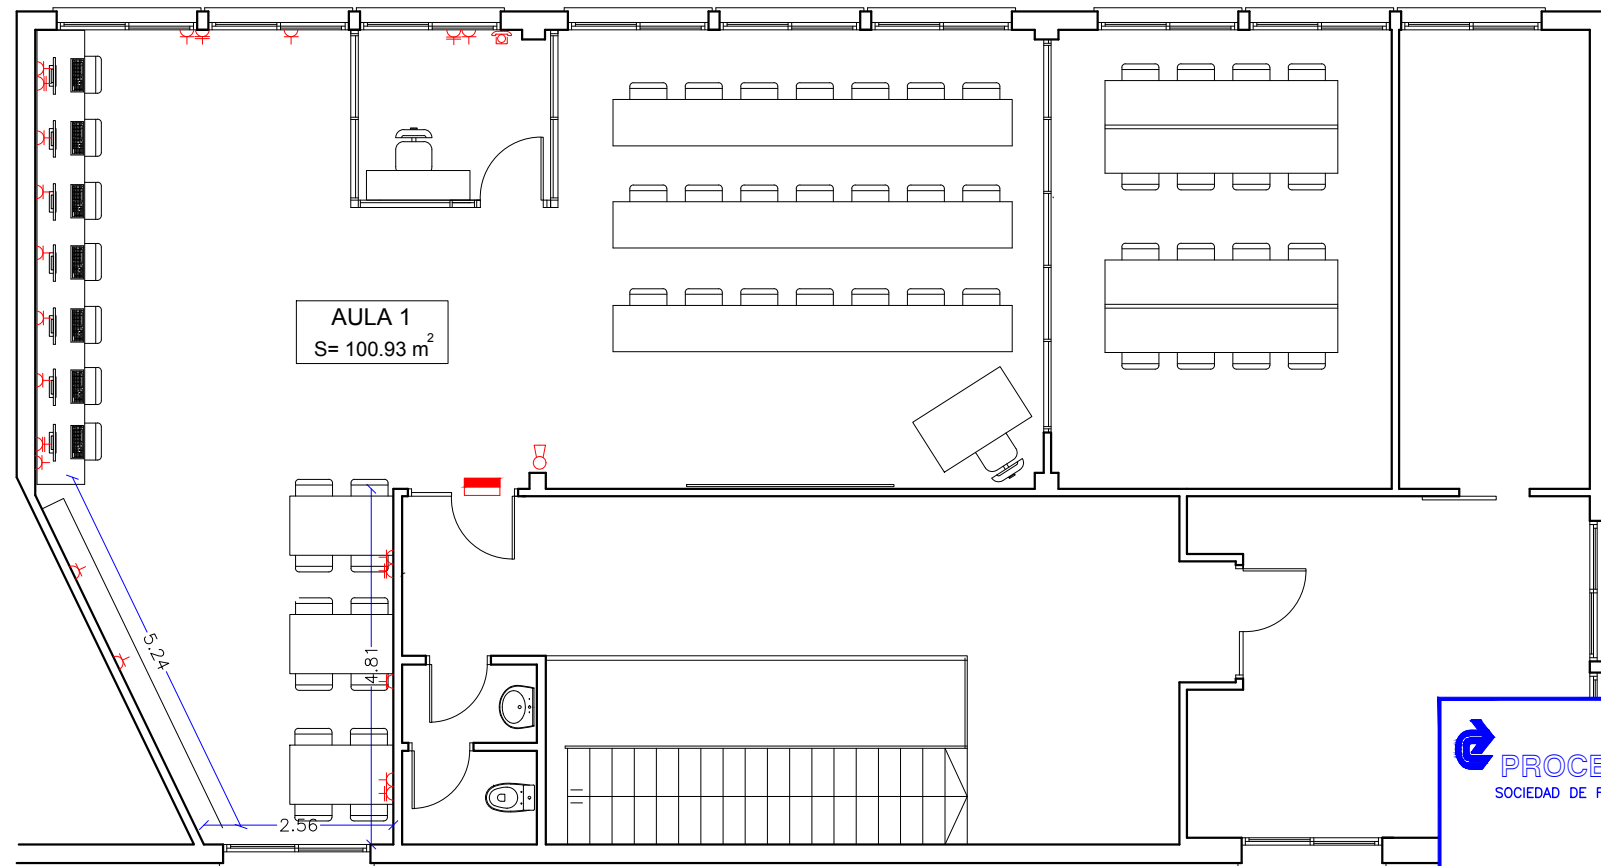

ACTUACIONES VARIAS EN EL EDIFICIO POLIFUNCIONAL SITO EN BDA.
PRÍNCIPE ALFONSO, C/ NORTE DE LA CIUDAD AUTÓNOMA DE CEUTA

PLANTA PRIMERA. COTAS Y DISTRIBUCIÓN

FECHA: ABRIL 2016

ARQUITECTO TECNICO: JOSE M^o MEDINA FUENTES

ESCALA: 1/100

Nº PLANO: A.2